

AUCDI

安徽省城建设计研究总院有限公司

ANHUI URBAN CONSTRUCTION DESIGN INSTITUTE CO., LTD

国家甲级工程设计证书编号: A134000150

NATIONAL ARCHITECTURAL&MUNICIPAL DESIGN LICENSE NO: A134000150

合作设计单位

注意:

1. 本图纸著作权及其他相关权益属安徽省城建设计研究总院有限公司所有。未经本公司书面同意, 不得复制本
2. 本图纸应与其他相关配套设计文件统一使用。
3. 未加盖本公司出图专用章, 图纸无效。

会 签

COORDINATION

建 筑

ARCHI.

结 构

STRUCT.

给 排 水

PLUMBING

暖 通

HVAC.

电 气

ELEC.

注册建筑师(注册工程师)印章

REGISTERED ARCHITECT (REGISTERED ENGINEER) STAMP

项目编号

PROJECT No.

建设单位

CLIENT

项目名称

PROJECT

子项名称

SUB-ITEM

出图专用章

STAMP FOR ISSUE

审 定

APPROVED BY

审 核

EXAMINED BY

项目负责人

CAPTAIN

方案设计人

SCHEMATIC DESIGN

专业负责人

CHIEF ENGL.

校 对

CHECKED BY

设 计

DESIGNED BY

制 图

DRAWN BY

图 名:

DRAWING TITLE

旱喷广场详图2

日 期

DATE

比 例

SCALE

设计阶段

DESIGN STATUS

专业及类别

DISCIPLINE TYPE

版 次

EDITION NO.

景 施


图号

JS-42


第1版

总张数


PIECES

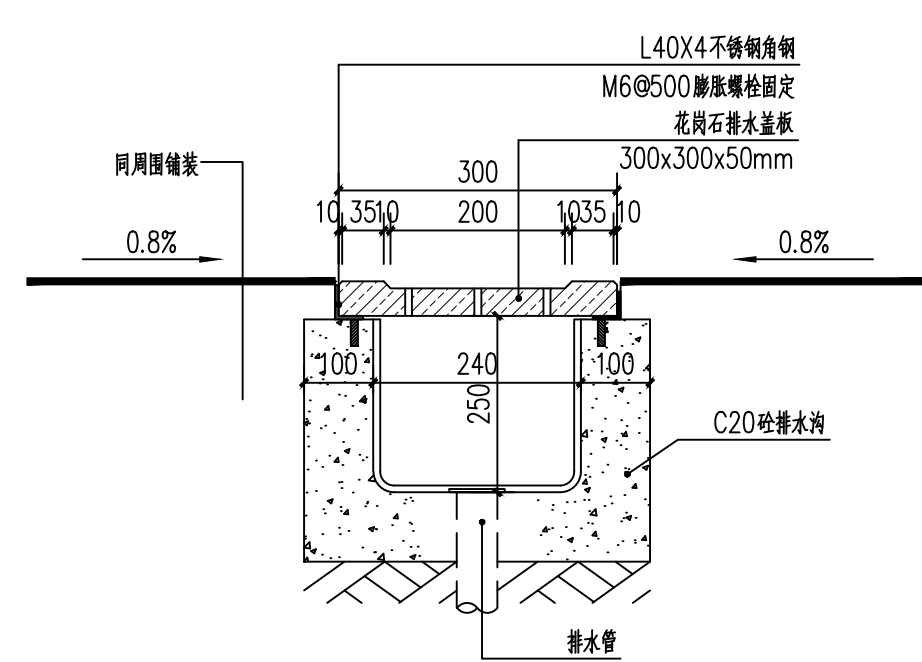


1-1 截水沟详图 1:20

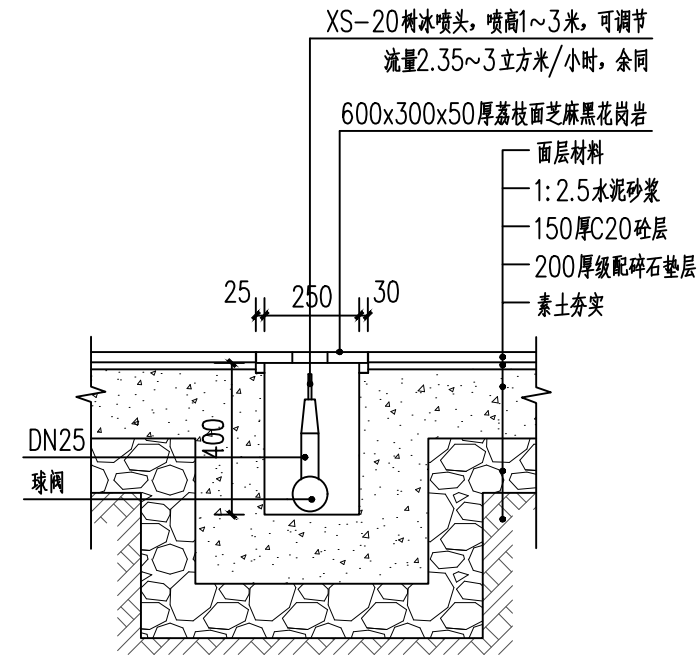


旱喷喷头详图 1:20

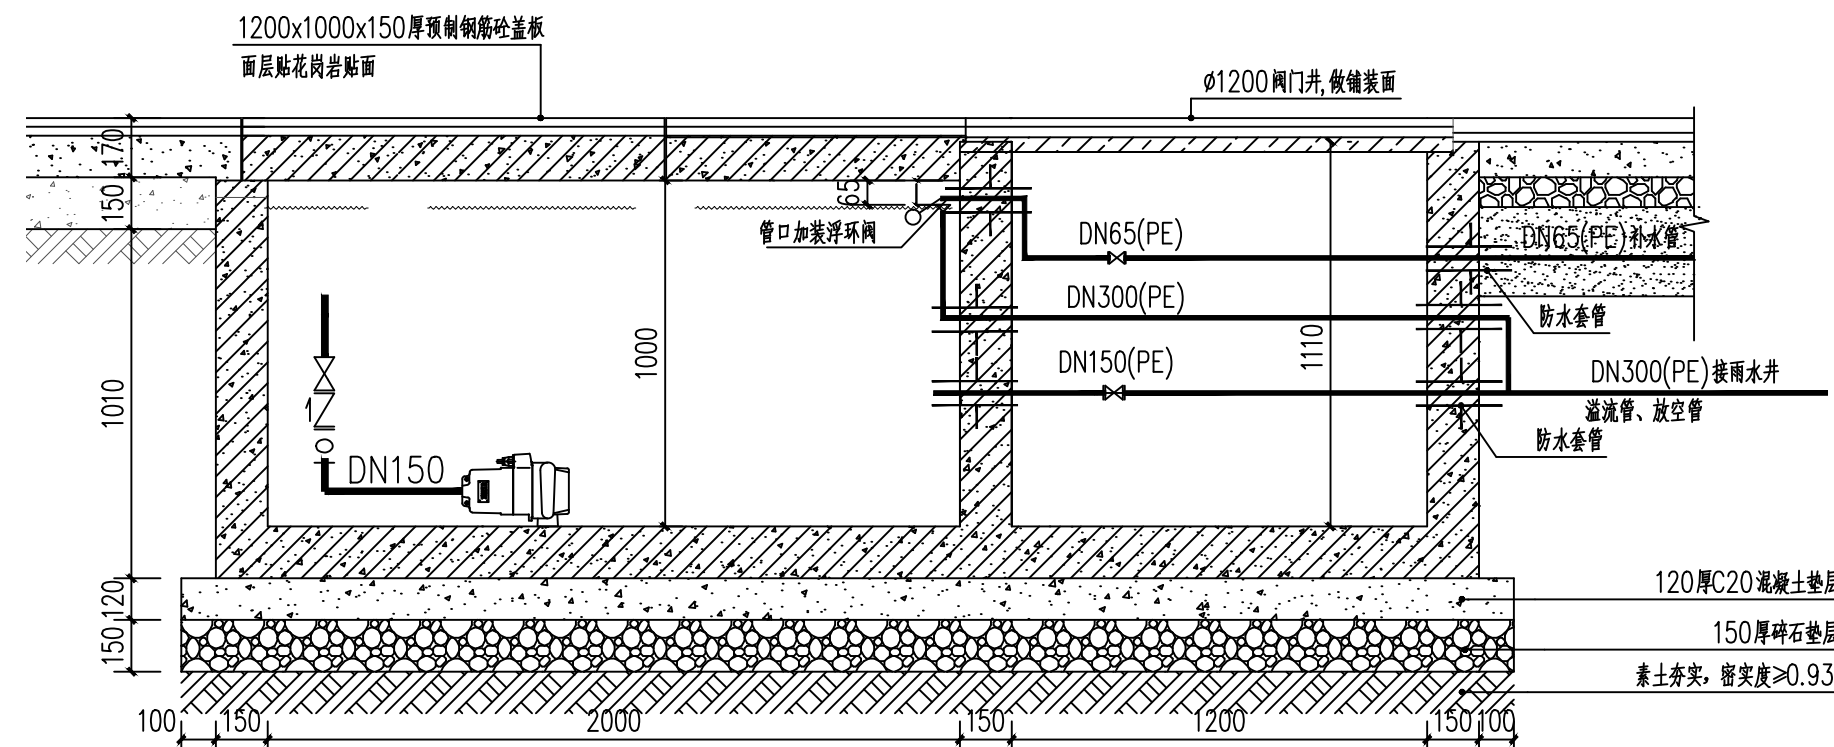


3 泵坑及阀门井详图 1:20

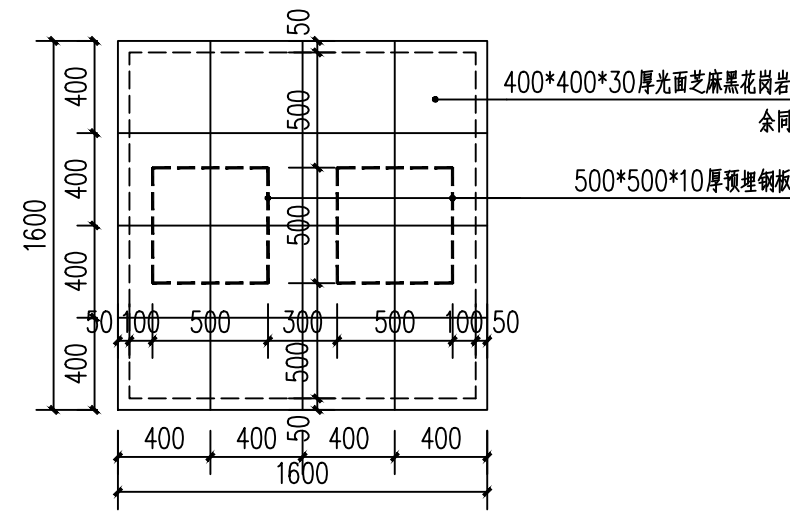


4 雕塑基础平面图 1:30

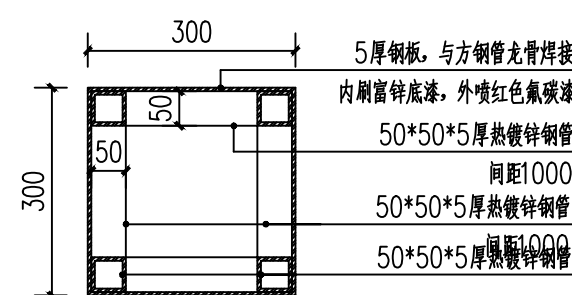


7 1-1 1:50

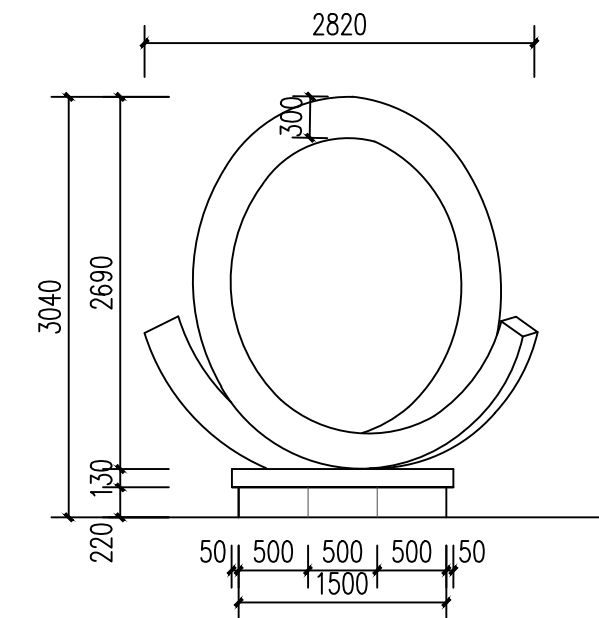

5 雕塑立面1 1:50

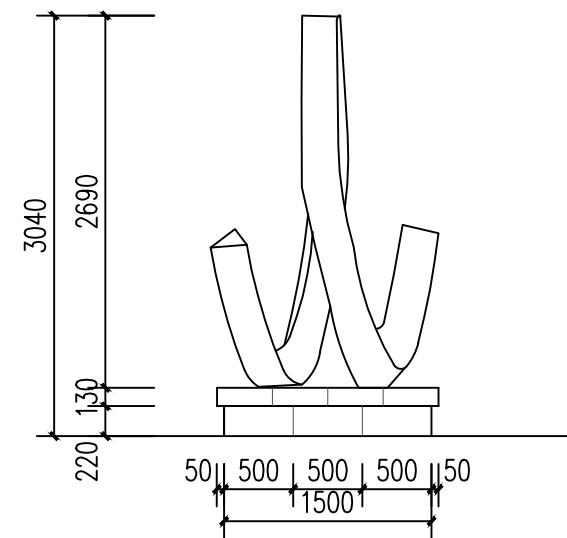

6 雕塑立面2 1:50

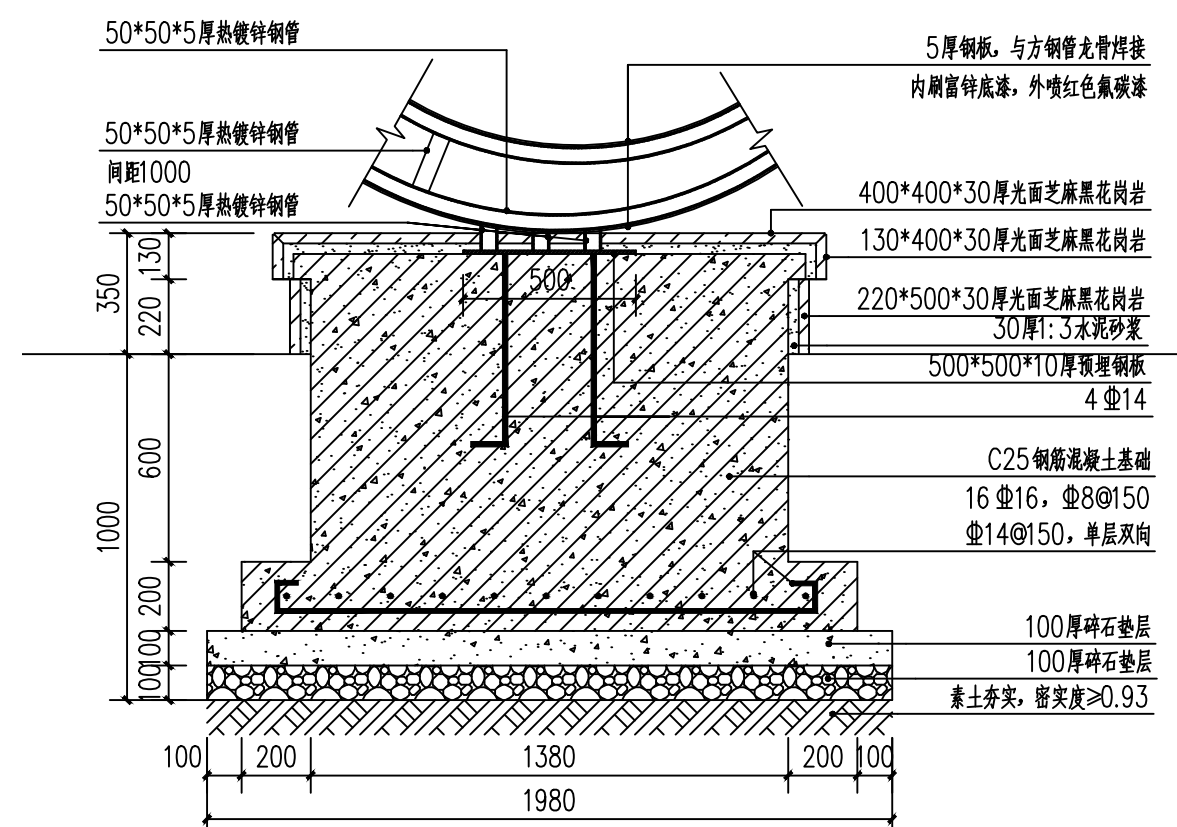

7 1-1 1:50