




健身器材（三人转腰机）
规格：1200*1100*1800mm
材质：114钢管
安装方法：地埋式



健身器材（双人漫步机）
规格：2000*500*1200mm
材质：114钢管
安装方法：地埋式





健身器材（双人肘关节训练器）
规格：1200*1100*1800mm
材质：114钢管
安装方法：地埋式

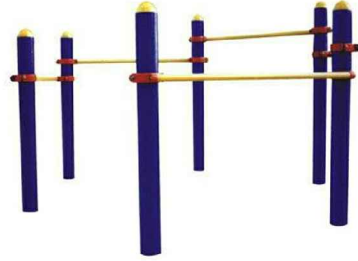

健身器材（五联压腿器）
规格：2200*2200mm
材质：114钢管
安装方法：地埋式


① 三人转腰机意向图

说明：1、健身器材厂家提供的安装图纸安装。
2、健身器材安装位置见平面图，可根据现场情况调整安装位置。
3、蹦床和跷跷板为专业厂家二次设计制造安装，材质为不锈钢，外喷浅灰色漆。
4、健身器材有置在东侧儿童活动场地，除蹦床有置一组外，其他健身器材均有置2组。

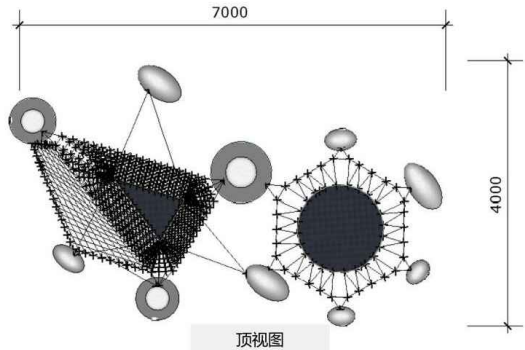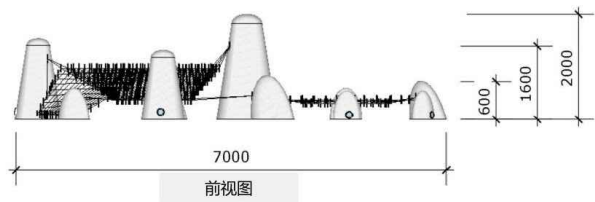


⑤ 蹦床意向图

② 双人漫步机意向图

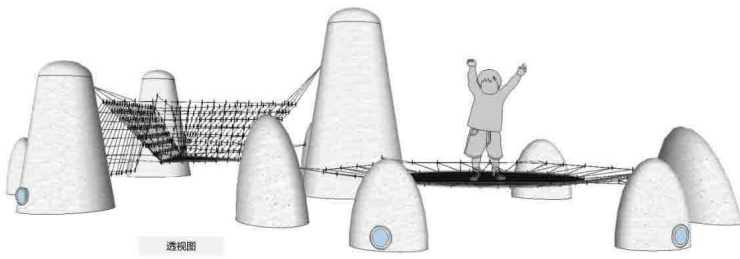


⑥ 蹦床透视图

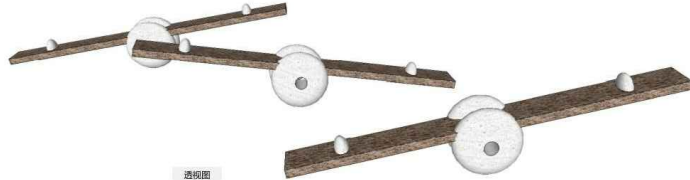

⑦ 跷跷板透视图

③ 双人肘关节训练器意向图

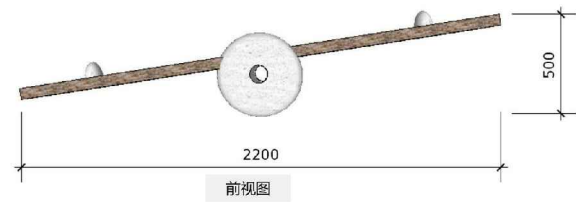

⑧ 跷跷板意向图

④ 五联压腿器意向图

AUCDI

安徽省城建设计研究总院有限公司

ANHUI URBAN CONSTRUCTION DESIGN INSTITUTE CO., LTD

国家甲级工程设计证书编号：A134000150

NATIONAL ARCHITECTURAL MUNICIPAL DESIGN LICENSE NO: A134000150

合作设计单位

注意：

1. 本图纸著作权及其他相关权益属安徽省城建设计研究总院有限公司所有，未经本公司书面同意，不得复制本图纸。
2. 本图纸应与其他相关配套设计文件统一使用。
3. 未加盖本公司出图专用章，图纸无效。

会 签

COORDINATION

建 筑

ARCHI

结 构

STRUCT

给 排 水

PLUMBING

暖 通

HVAC

电 气

ELEC

注册建筑师（注册工程师）印章

REGISTERED ARCHITECT (REGISTERED ENGINEER) STAMP

项目编号

PROJECT NO.

2317043

建设单位

CLIENT

中煤第三建设集团（怀远）
园林绿化建设有限公司

项目名称

PROJECT

榴城公园景观设计

子项名称

SUB-ITEM

出图专用章

STAMP FOR ISSUE

审 定

APPROVED BY

审 核

EXAMINED BY

项目负责人

CAPTAIN

方案设计人

SCHEMATIC DESIGN

专业负责人

CHIEF ENGINEER

校 对

DESIGNED BY

设 计

DESIGNED BY

制 图

DRAWN BY

图 名：

DRAWING TITLE

健身器材意向图

日 期

DATE

2017年6月

比 例

SCALE

见图

设计阶段

DESIGN STATUS

施工图

专业及类别

DESIGN CATEGORY

景 施

图号

JS-35

版 次

VERSION

第1版

总张数

PAGES